



LEGENDA AREE INTERNE	
	ZONA DI RICEVIMENTO MERCI E PRIMA VALUTAZIONE
	ZONA PRIMO AMMASSAMENTO
	ZONA DI CATALOGAZIONE
	ZONA ESPOSIZIONE
	ZONA ESPOSIZIONE
	ZONA ESPOSIZIONE
LEGENDA AREE INTERNE	
	ZONA DI MAGAZZINO OGGETTI CERAMICA E VETRO (FRAGILI)
	ZONA DI MAGAZZINO OGGETTI/ARREDI INGOMBRANTI
IMPIANTO ELETTRICO	
	PUNTO LUCE SOSPESO A SOFFITTO CON TUBI AL NEON
	INTERRUTTORI E/O DEVIATORI
	PRESE FORZA 220V
	PRESE FORZA TRIFASE
	QUADRO ELETTRICO GENERALE
	LAMPADA D'EMERGENZA

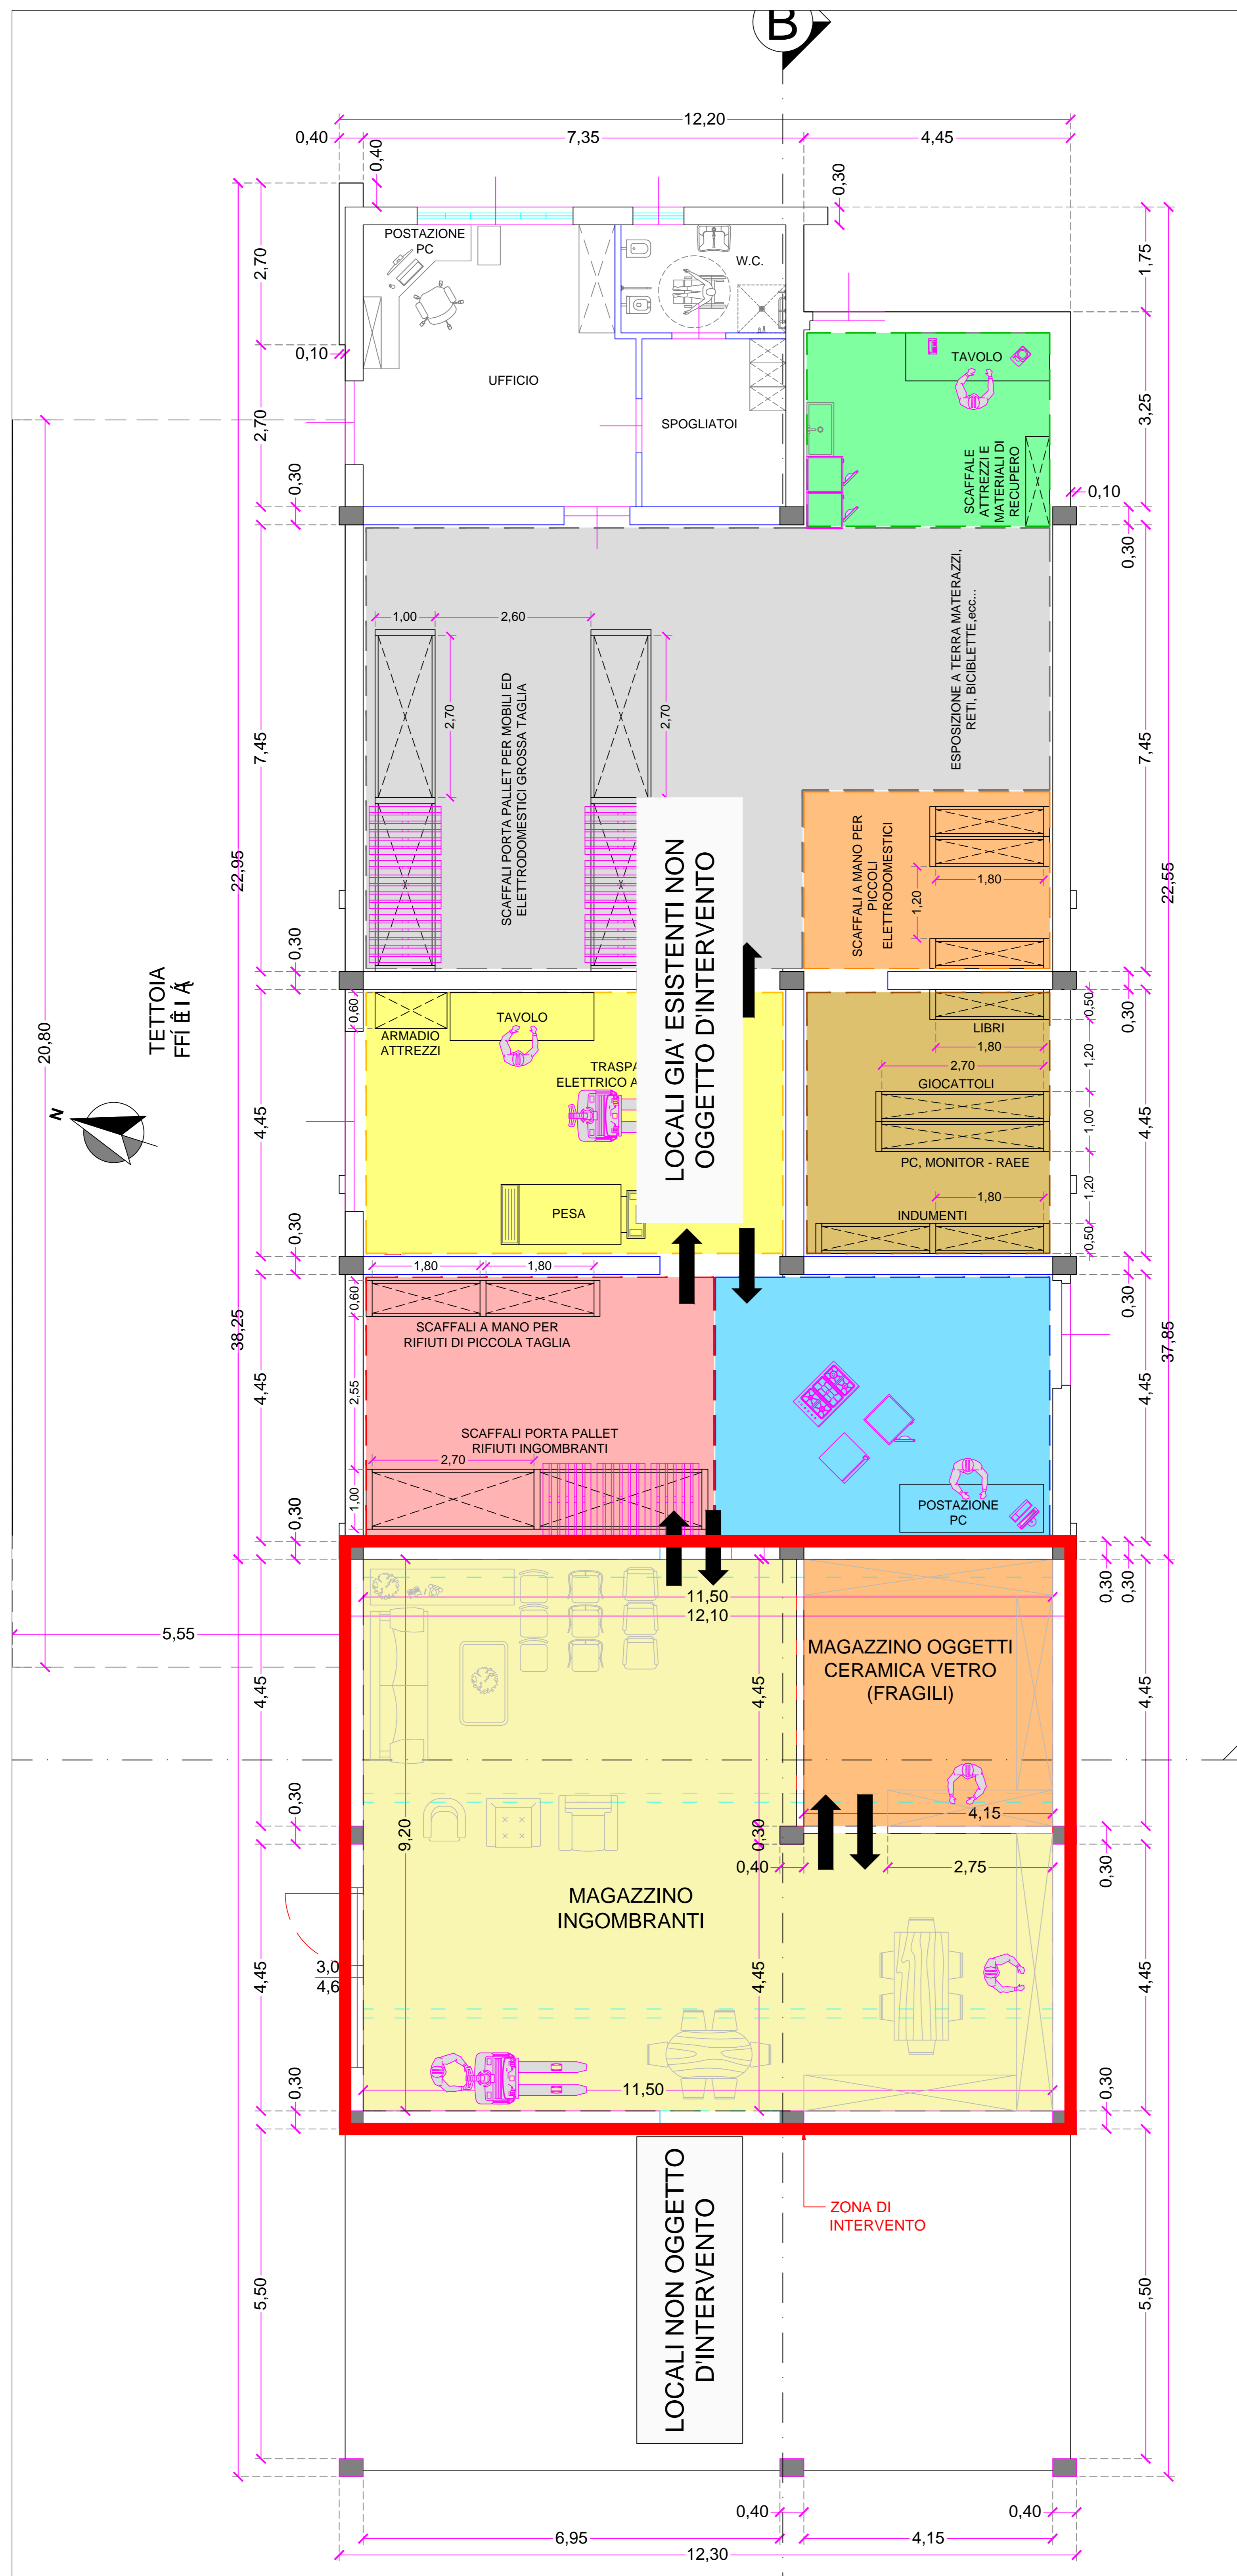

LAYOUT AREE INTERNE scala 1:50

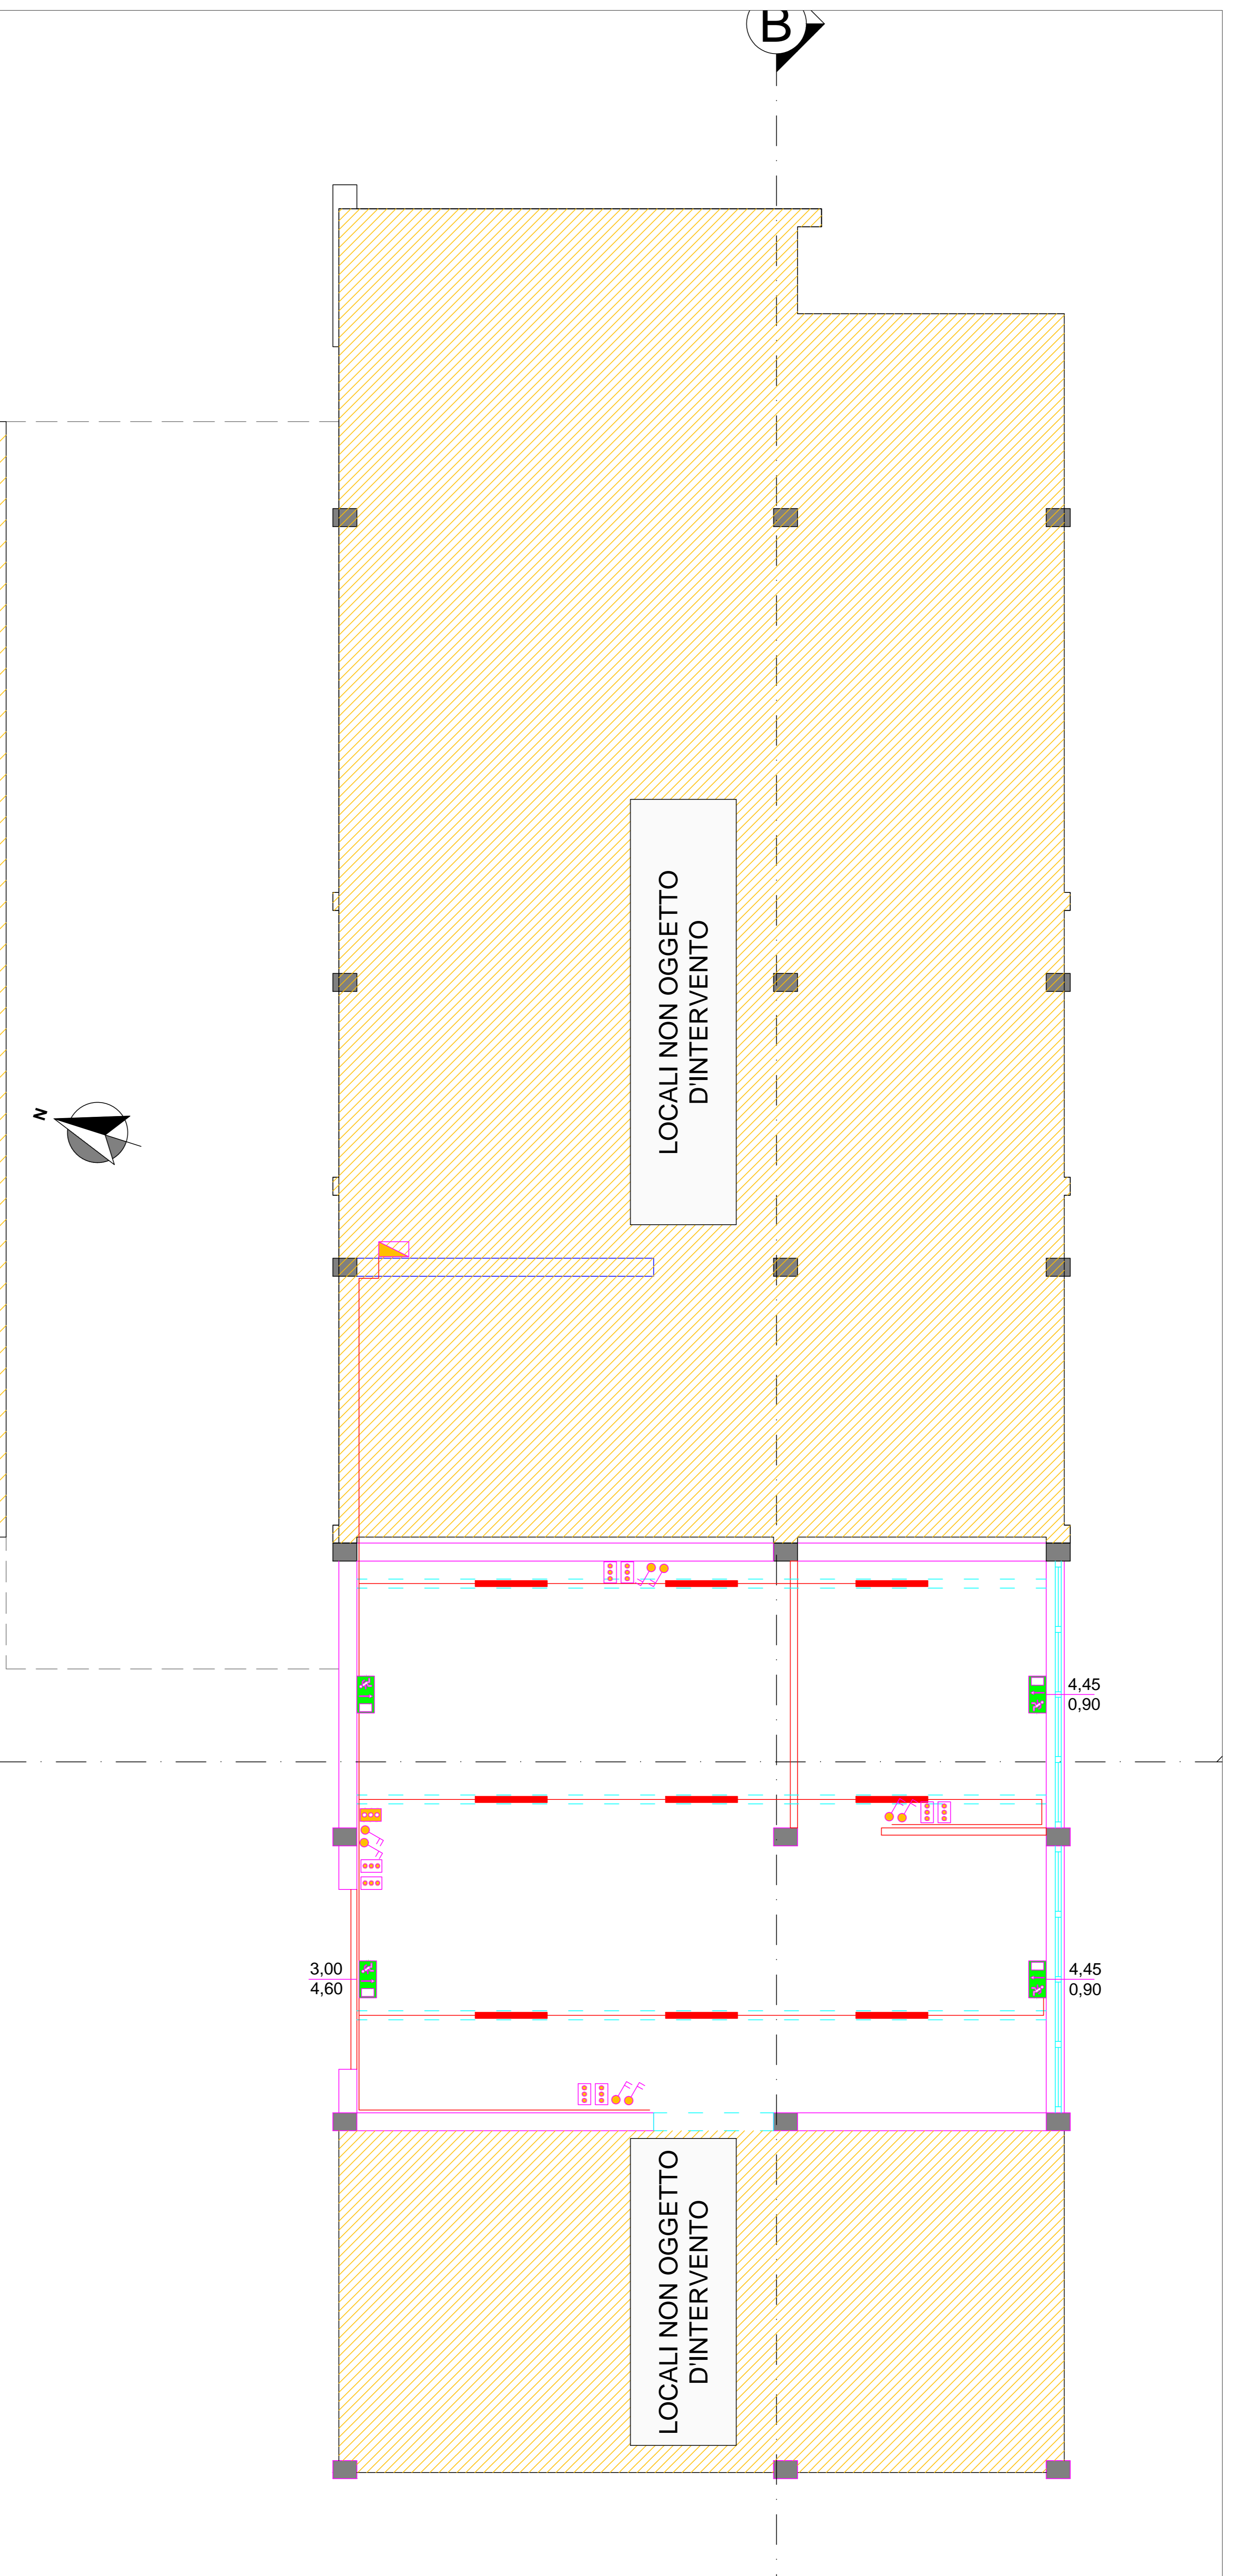

PLANIMETRIA IPOTESI DISPOSIZIONE IMPIANTO ELETTRICO scala 1:50

CITTA' DI CIVITANOVA MARCHE
 PROVINCIA DI MACERATA
 UFFICIO TECNICO COMUNALE
 SETTORE V - LL.PP.

OGGETTO
 INTERVENTO DI AMPLIAMENTO/SISTEMAZIONE
 CENTRO DEL RIUSO SITO IN VIA FONTANELLA
 PROGETTO ESECUTIVO

PROGETTAZIONE
 ING. BIZZARRI GIORNANO
 GEOM. VERDINI RICCARDO
 DIRIGENTE SETTORE V
 ING. ORIOU MARCO
 R.U.P.
 GEOM. FRAPICINI ANTONIO

TAVOLA
05 LAYOUT AREE INTERNE ED IMPIANTI
 LAYOUT AREE INTERNE E PLANIMETRIE DISPOSIZIONE IMPIANTI

Scala 1:50 Data: Ottobre 2022